


działka nr 14 AM - 4
Nr sekcji 6J50J2J7J.3, 6J50J2J7J.4
6J50J2J7J.3J, 6J50J2J7J.3.2
Skala 1:500

1. Układ współrzędnych : PL-2000 str.6.
2. Poziom odniesienia: PL-EVRF2007-NH
3. Informacje o służebności gruntowych mających wpływ na zagospodarowanie gruntów zlokalizowanych w granicach inwestycji: NIE BADANO
4. Obszar aktualizacji zaznaczono linią sznurowaną w kolorze fioletowym

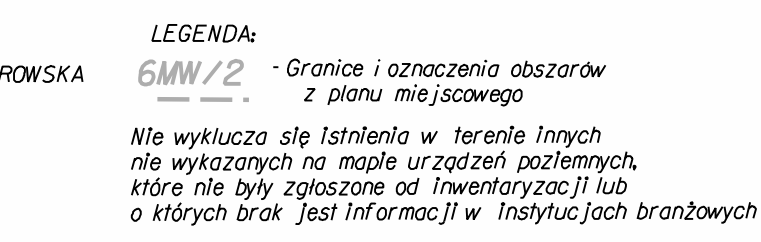

Id.zgłoszenia: ZGKIKM.TM.6640.6534.202.

Kierownik prac
godzin i

LEGENDA :	
USTALENIA OBOWIĄZUJĄCE NA TERENIE PLANU ZAGOSPODAROWANIA PRZESTRZENNEGO	
	GRANICA TERENU OBJĘTEGO MPZP
6MW/2	SYMBOL TERENÓW w MPZP
	LINIE ROZGRANICZAJĄCE TERENY
	GRANICA WYDZIELENIA WEWNĘTRZNEGO
	OBOWIĄZUJĄCA LINIA ZABUDOWY
	NIEPRZEKAZALNA LINIA ZABUDOWY
	SZPALER DRZEW W PASIE DROGOWYM
	GRANICE TERENU OBJĘTEGO WNOSKIEM
	ETAPOWANIE INWESTYCJI
	PROJEKTOWANE BUDYNKI
	IŁOŚĆ KONDYGNACJI
	WEJŚCIA DO BUDYNKU
	WJAZD DO GARAZU
	WEJŚCIE DO DŹWIGU / DO GARAZU
	- MIEJSCA PARKINGOWE na terenie nawierzchni z kostki brukowej
	- obrys zewnętrzny garażu podziemnego
	- nawierzchnie utwardzone
	- ciąg pieszo-jedyny / projektowane zjazdy
	- chodniki
	- chodniki na dachu garaży
	ZIELEŃ NISKA PROJEKTOWANA
	ZIELEŃ - DACH GARAZU
	PZ
	PLAC ZABAW-nawierzchnia bezpieczna
	SM
	OSŁONA ŚMIETNIKOWA
	BUDYNEK PRZEZNACZONY DO ROZBIÓRKI
	elementy zagosp. terenu do likwidacji
	DROGI wg odrębnego opracowania - chodnik - jezdnia - ciąg pieszo-rowerowy - zjazd - dojeżdż do budynków - dojazd do działki - dojazd + dojeżdż do działki - zjazd - zieleni w pasie drogowym

INSTALACJE SANITARNE :

	PROJEKTOWANA INSTALACJA KANALIZACJI DESZCZOWEJ
	Odwodnienie liniowe
	Zbiornik na wody opadowe
	PROJEKTOWANA INSTALACJA KANALIZACJI SANITARNEJ
	PRZYŁĄCZA KANALIZACJI SANITARNEJ
	PRZYŁĄCZA WODOCIĄGOWE
	SZAFKA GAZOWA

 proj. złącze kablowe wg opracowania Tauron Dystrybucja
 Projektowana studnia kablowa SK-1
 Projektowane linie kablowe nN

----- Kanalizacja kablowa

- Z1 - Złącze kablowe typu ZK3A (budynek W1)
- Z2 - Złącze kablowe typu ZK3A (budynek W2.3,4,5)
- Z3 - Złącze kablowe typu ZK3A-1PP (budynek W2,W3,W4,5,4,5-adm)
- Z4 - Złącze kablowe typu ZK3A (budynek W6)
- Z5 - Złącze kablowe typu ZK3A-1PP (budnek W7)
- Z6 - Złącze kablowe typu ZK3A (budynek W8)
- Z7 - Złącze kablowe typu ZK3A (budynek W9)
- Z8 - Złącze kablowe typu ZK3A (budynek W10)
- Z9 - Złącze kablowe typu ZK3A (budynek W11, 12,13,14)
- Z10 - Złącze kablowe typu ZK3A-1PP (budnek W11, 12,13,14,14-adm)

A - LUXIONA KUBIK POLE 900 2/2/120 LED IP65 4000K

STREET-LUXIONA STREETPARK M LED PREMIUM HE 5000

STREET-LE M IP66 740 montowana na słupie 5m

BUDOWA LINII KABLOWEJ ŚREDNIEGO NAPIĘCIA WG ODRĘBNEGO OPRACOWANIA
 ----- 3 x YHAKXS / XRIHAKXS 1x120/25mm² L=232m (265m)
 ----- Istn. linia napowietrzna SN do rozbiórki

ZESPÓŁ 14 BUDYNKÓW MIESZKALNYCH WIELORODZINNYCH
I I PODZIEMNYMI, ZAGOSPODAROWANIEM I UZBROJENIEM TERENU WROCŁAW UL. WANILIOWA, ANYŻOWA
CYNAMONOWA; dz.nr 14, AM-4 OBREB LIPA PIOTROWSKA

PROJEKT BUDOWLANY		NR.75.
EKT ZAGOSPODAROWANIA TERENU		01.
	Mirowska Nalla, Przedsiębiorstwo Ogólnobudowlane NELLE	SKALA
	63-740 Kobylin ul. Grobla 13	1:500
	STUDIO A&A Wojciech Jarzabek i Partnerzy s.c.	WROCŁAW
	52-432 ul. Sobolewskiego 13	01.2023
WYKAZ ZAŁOŻEŃ POSZCZEGÓLNE CZĘŚCI PROJEKTU		
	ARCH. WOJCIECH JARZABEK	upr. nr 302/76/Wrm
RA	ARCH. ANNA JARZABEK-DĄBROWSKA	upr. nr 59D/SOK/2015
	SPRAWDZAJĄCY: ARCH. LUBOSZ JARZABEK	upr. nr 130/77/Wrm
JA	MGR INZ. EUGENIUSZ HELKA	upr. nr 136/78/Wrm
	SPRAWDZAJĄCY: MGR INZ. GRAŻYNA HELKA	upr. nr 448/83/WBP
	MGR INZ. LUKASZ DOBROŃSKI	upr. nr 242/02/UD
	SPRAWDZAJĄCY: MGR INZ. MARCIN FLEŚZYŃSKI	upr. nr 475/01/UD
	MGR INZ. PIOTR CIEŚLIK	upr. nr 28/02/00/06
NE	SPRAWDZAJĄCY: MGR INZ. RAFAŁ BULAK	upr. nr 109/03/00
	MGR INZ. STANISŁAW SIEDEL	upr. nr 837/3/Wdm
	SPRAWDZAJĄCY: MGR INŻ. ANNA FRACZYŃSKA	

